

PLANTA BAIXA


LEGENDA:

-TUBULAÇÃO DE ÁGUA FRIA

-PONTO FILTRO

-TUBULAÇÃO DE ESGOTO

■ NÃO PERFURAR NESTA ÁREA
AFASTAMENTO 5CM DASTUBULAÇÕES

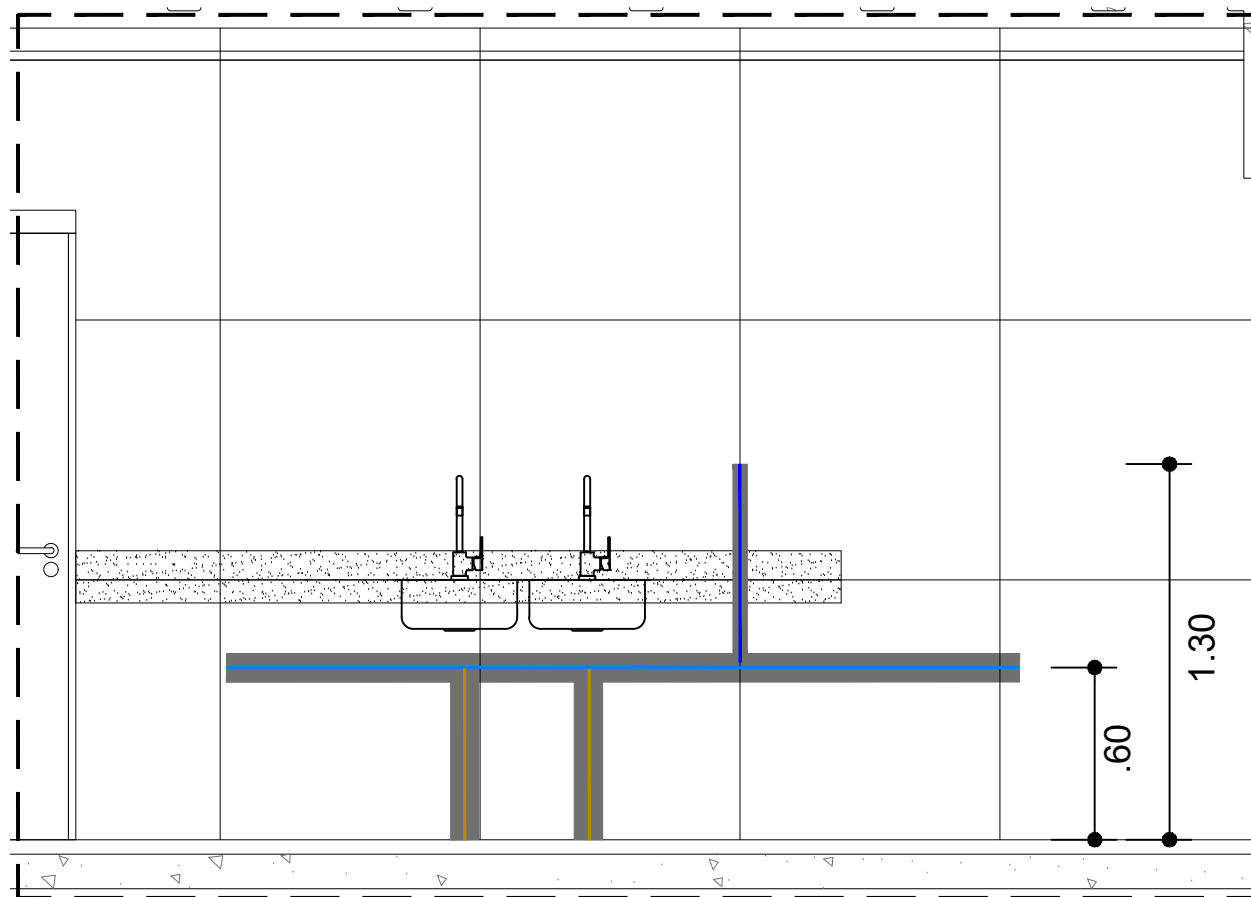

VISTA 01

HORTO PARQUE BARCELONA

TITULO:

ESQUEMA HIDRÁULICO



ASSUNTO:

COZINHA

REVISÃO:

AS BUILT

DATA:

JUNHO/ 2023

ESCALA:

1/75

PRANCHA:

01

01