


PLANTA BAIXA

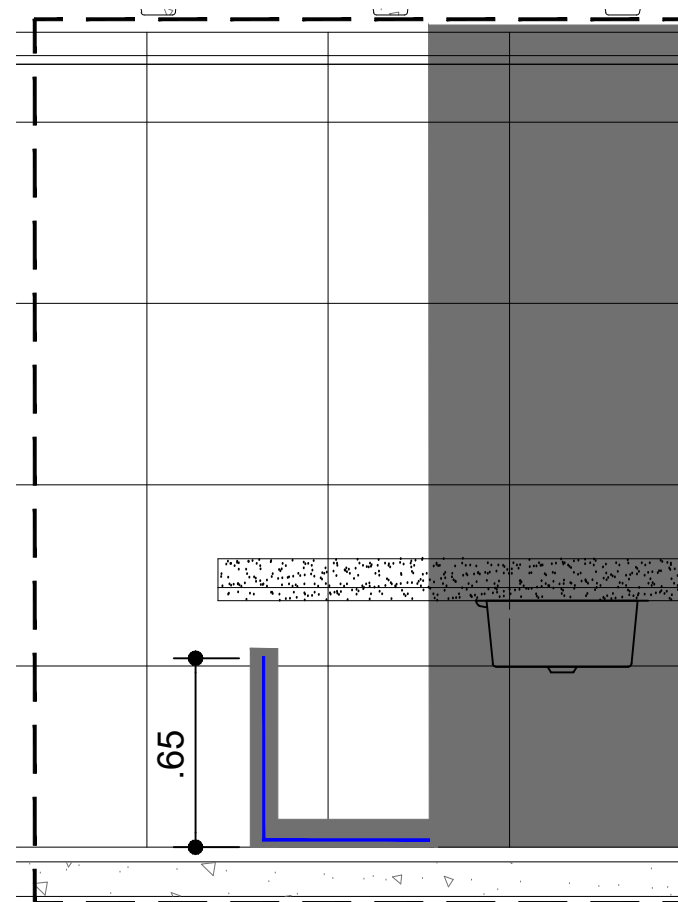

VISTA 01

# HORTO PARQUE BARCELONA

TÍTULO:

ESQUEMA HIDRÁULICO



ASSUNTO:

ÁREA DE SERVIÇO

REVISÃO:

AS BUILT

DATA:

JUNHO/ 2023

ESCALA:

1/75

PRANCHA:

01

01

LEGENDA:

-MAQUINA DE LAVAR

■ NÃO PERFURAR NESTA ÁREA  
SHAFT